


WISŁOK WIELKI

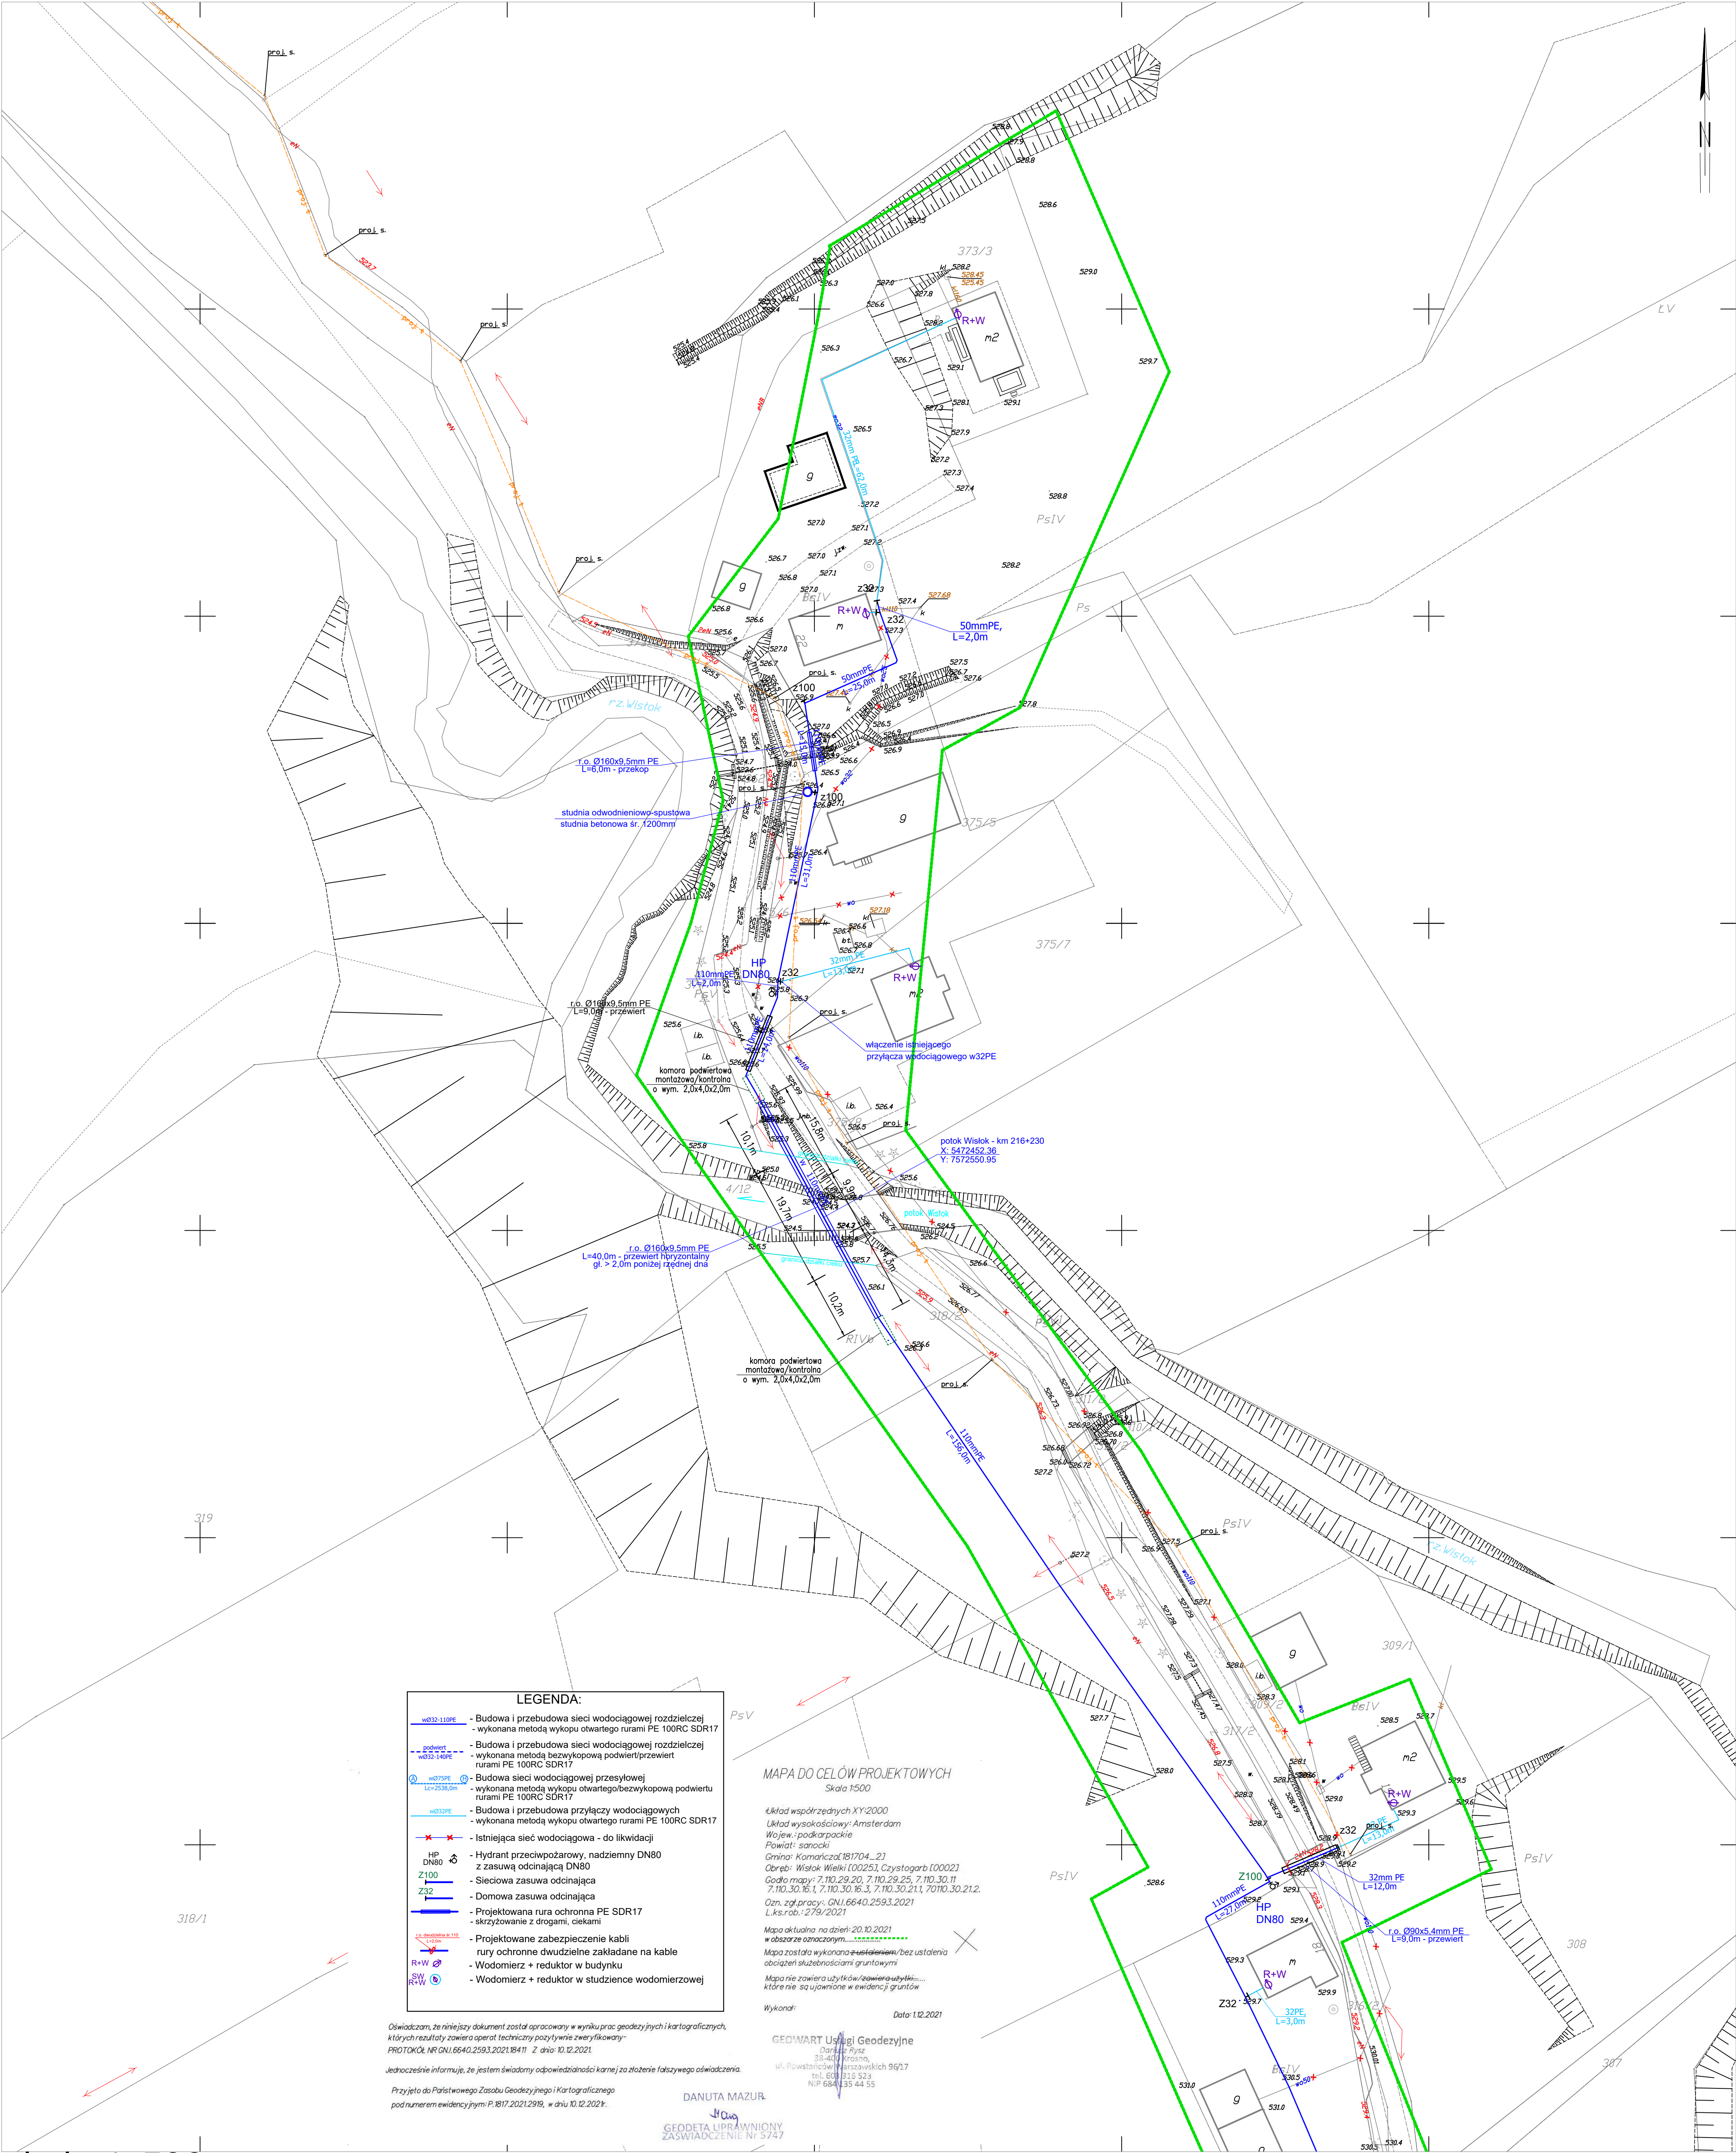

skala 1:500

Borón Józef Zakład Projektowo - Usługowy "EKOPROJEKT"	
ul. Kościuszki 2, 36-200 Brzozów, tel/fax (0-13) 43 411 19; e-mail: ekoproj@ks.onet.pl	
Nazwa obiektu budowlanego:	Budowa i przebudowa sieci wodociągowej wraz z przyłączami w m. Wisłok Wielki i Czystogarb w ramach zadania:
Typu projektu:	Budowa i przebudowa wodociągów w m. Wisłok Wielki i Czystogarb
Projektant:	inż. Józef Borón
Opis projektu:	Projekt zagospodarowania terenu
Skala:	1:500
nr rys.	1
Data:	08.2022