


CZYSTOGARB

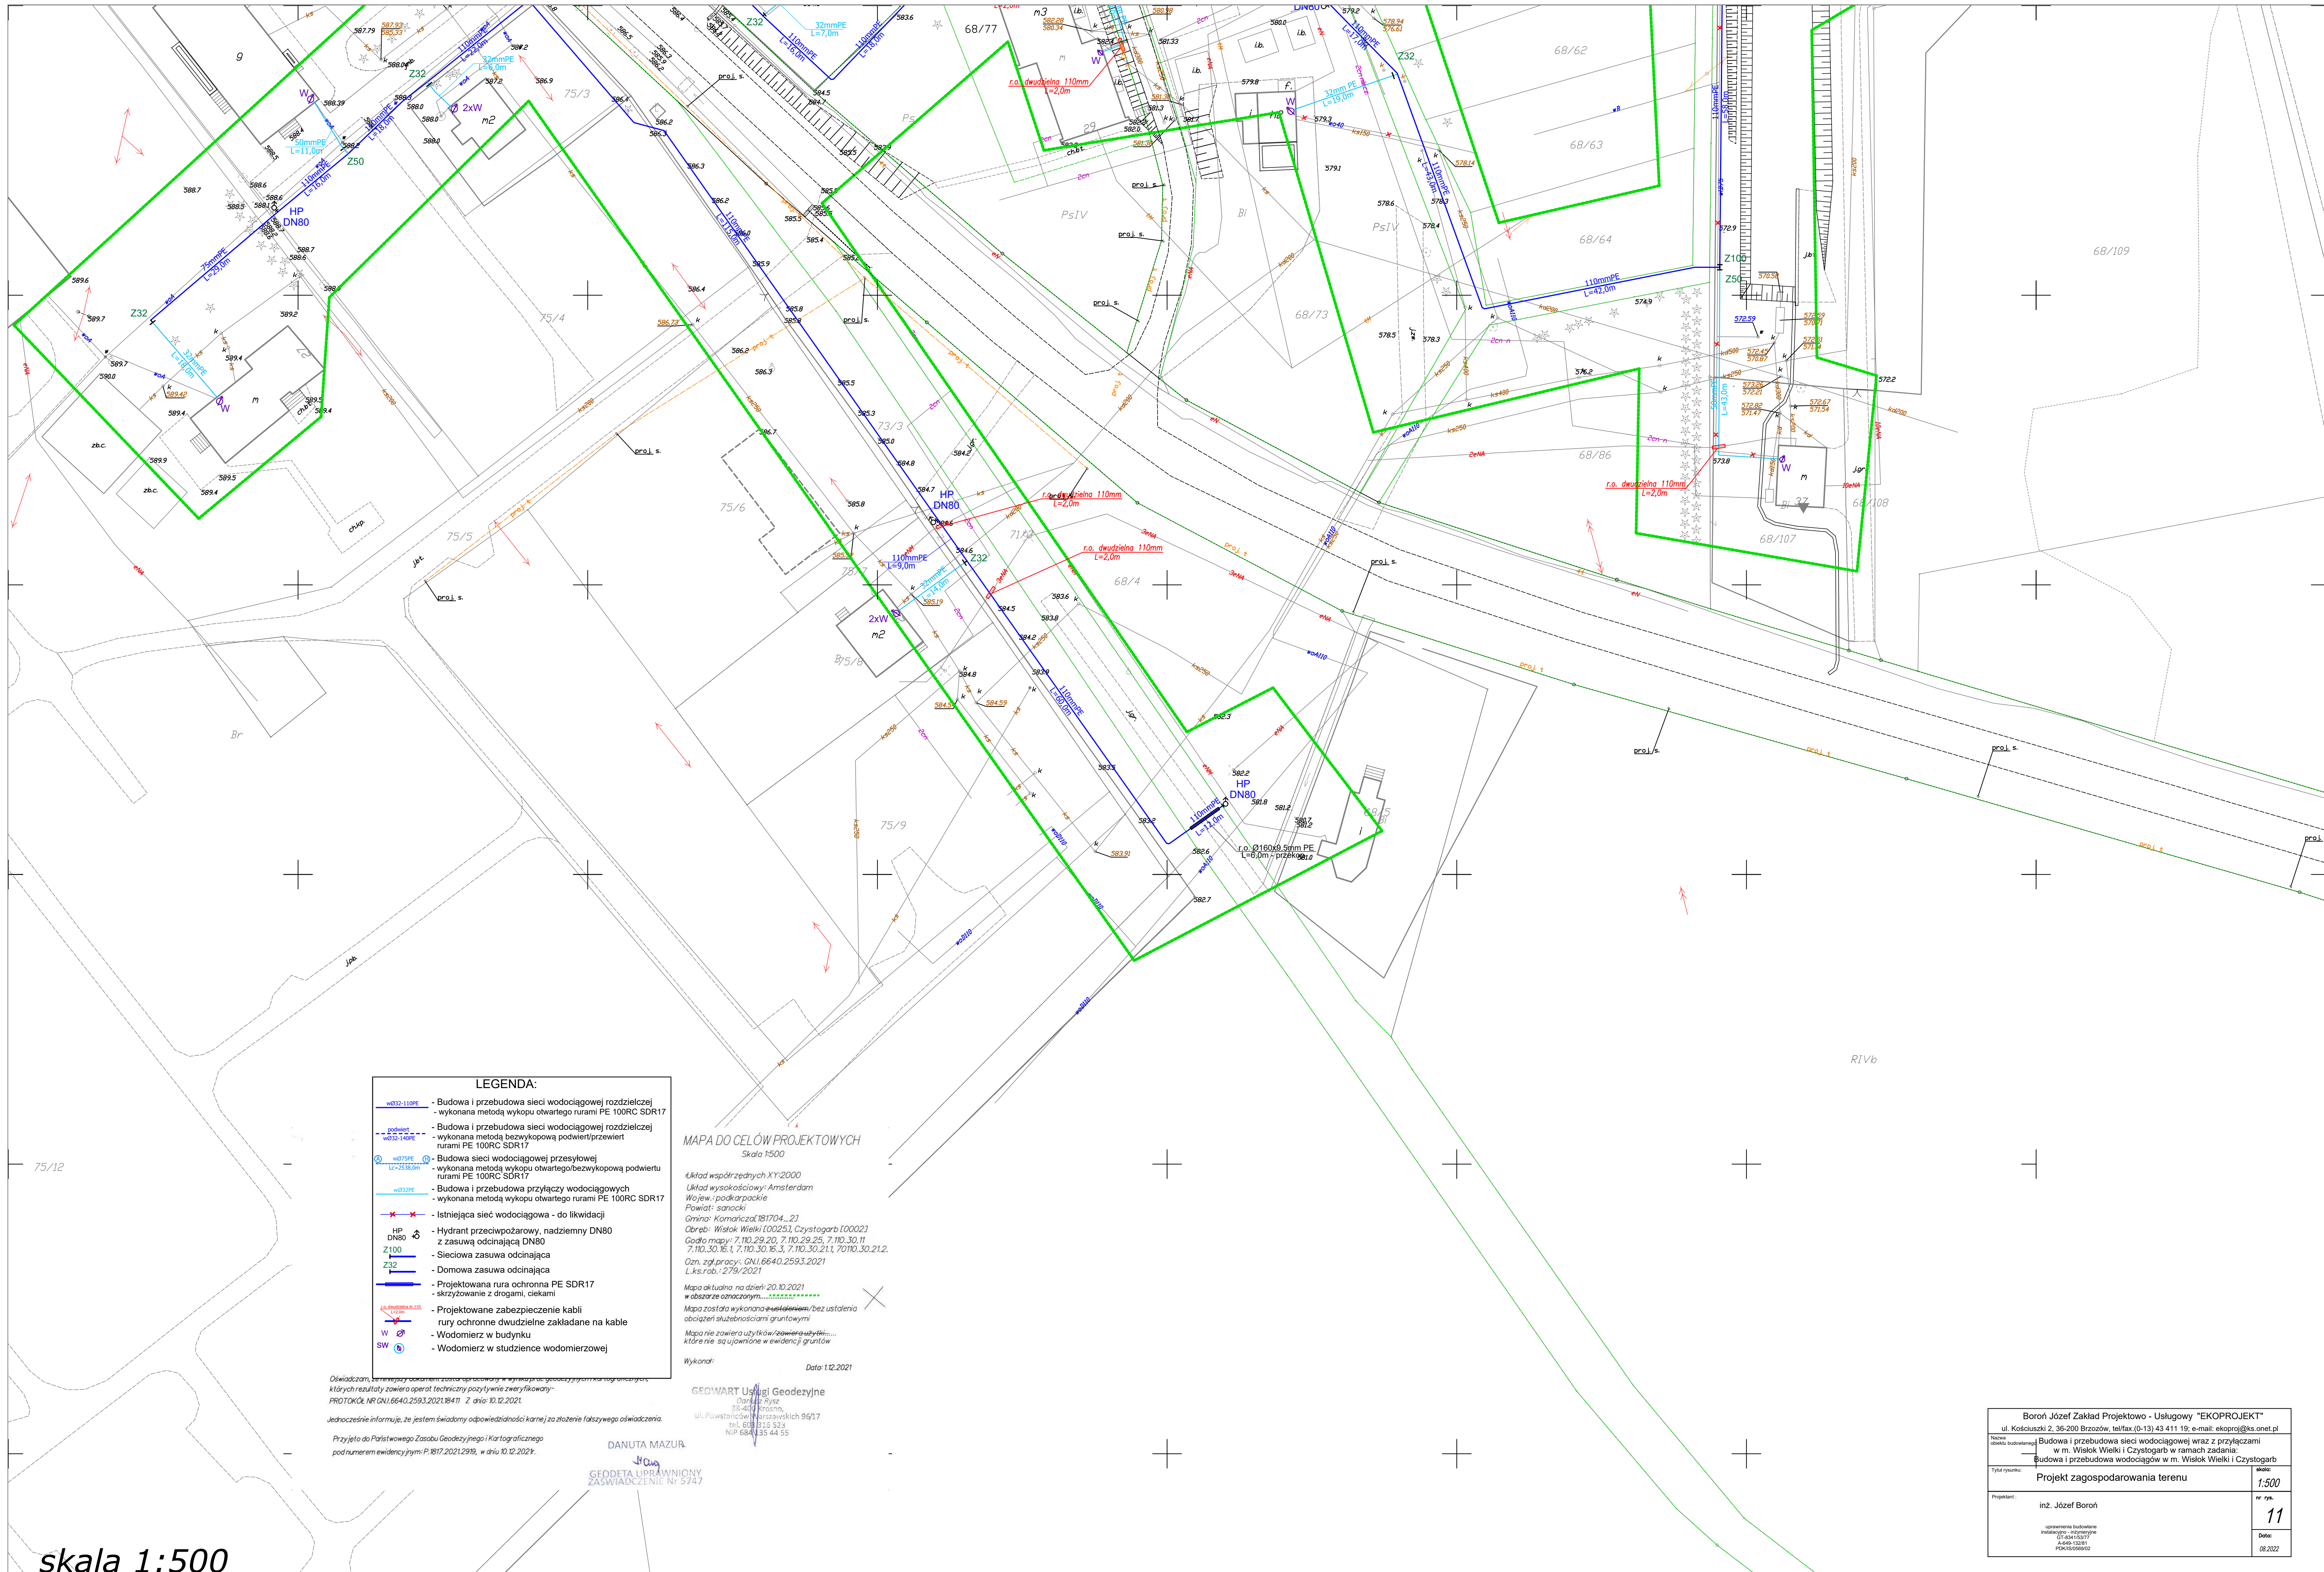

skala 1:500

Boroń Józef Zakład Projektowo - Usługowy "EKOPROJEKT"	
ul. Kościuszki 2, 36-200 Brzozów, tel/fax (0-13) 43 411 19; e-mail: ekoprojekt@ms.onet.pl	
Nazwa zadania: Budowa i przebudowa sieci wodociągowej wraz z przyłączami w m. Wiskok Wielki i Czystogarb w ramach zadania: Budowa i przebudowa wodociągów w m. Wiskok Wielki i Czystogarb	
Tytuł rysunku: Projekt zagospodarowania terenu	
Projektant: inż. Józef Boroń	skala: 1:500
uprawnienia budowlane instalacyjno - elektryczne G-404/103/77 4-001/103/01 POK10/056/02	nr rys. 11
	Data: 08.2022