


# WISŁOK WIELKI

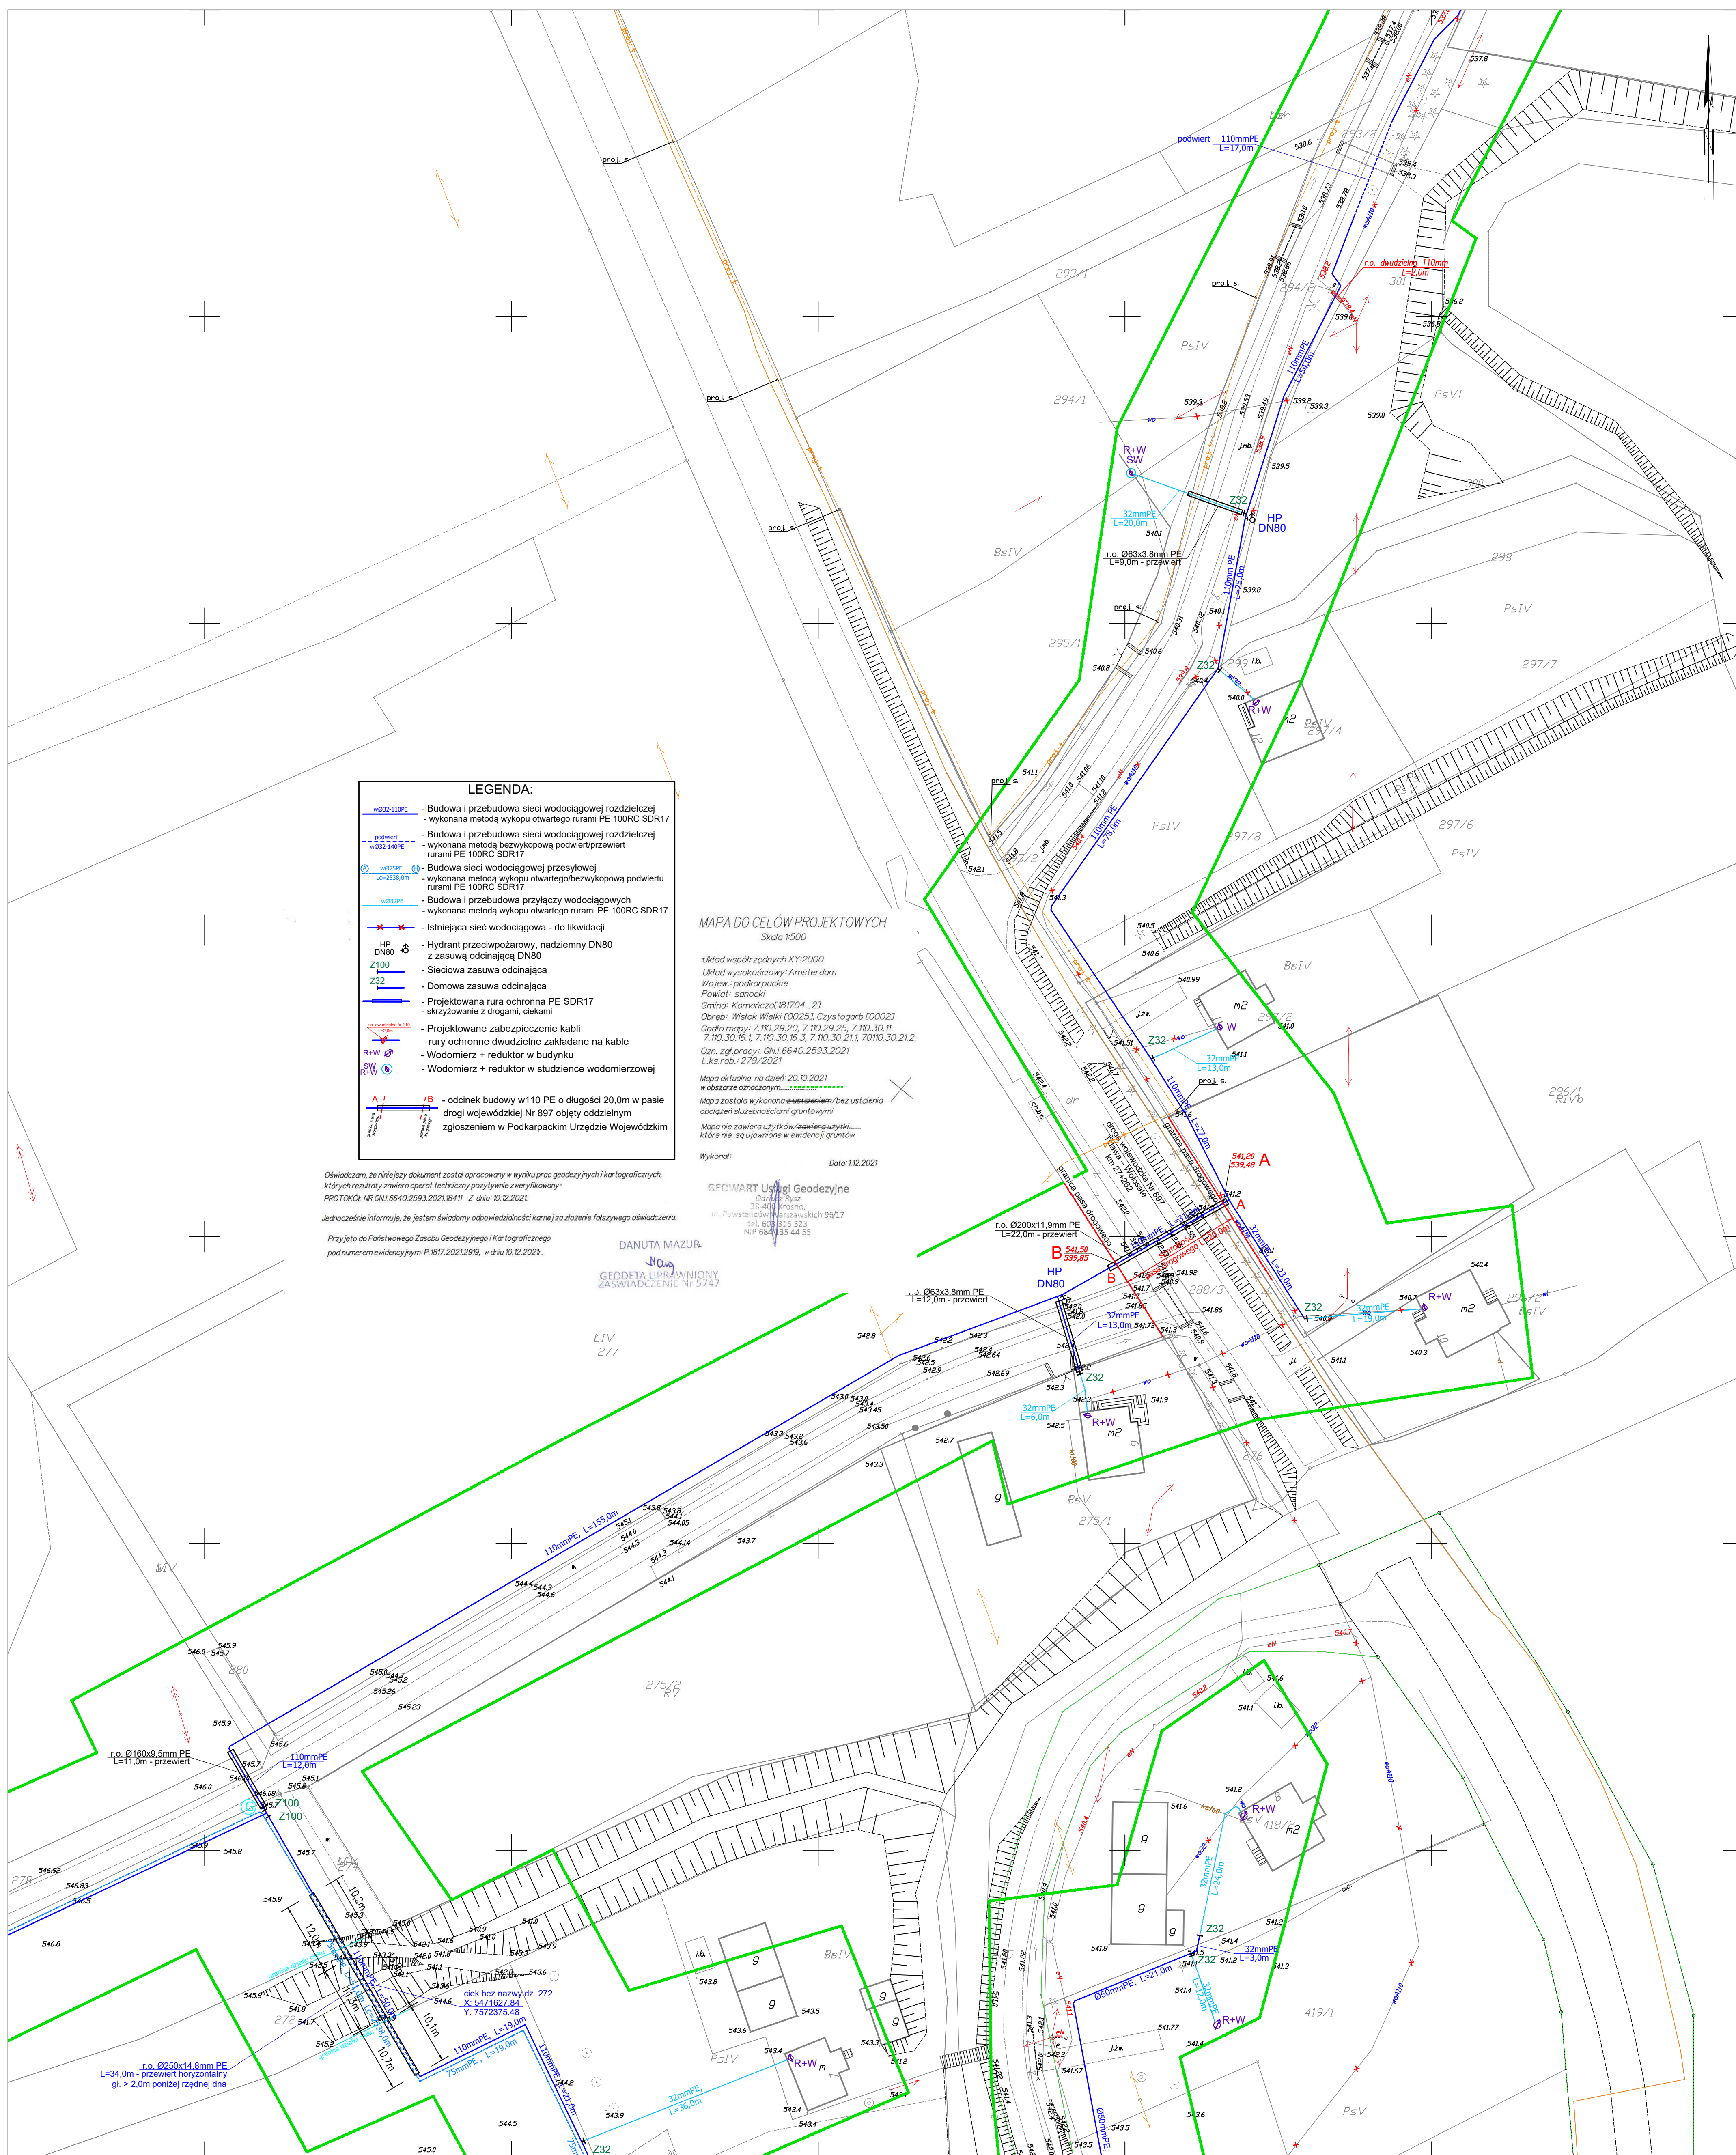

*skala 1:500*

<p><b>Boroń Józef Zakład Projektowo - Usługowy "EKOPROJEKT"</b>          ul. Koszuczka 2, 36-200 Zdobychów, tel/fax: (0-13) 43 41 11 19, e-mail: ekoprojekt@onet.pl</p>	
<p>Nazwa obiektu: <b>Budowa i przebudowa sieci wodociągowej z przyłączami do m. Wisków Wielki i Czystogarb w ramach zadania: Budowa i przebudowa wodociągów w m. Wisków Wielki i Czystogarb</b></p>	<p><b>medo:</b>  <b>1-500</b></p>
<p><b>Projekt zagospodarowania terenu</b></p>	<p><b>nr rys.</b>  <b>3</b></p>
<p><b>Proszę o:</b>  opracowania budowlane instalacyjne, inżynierskie 01 34 10 57 77 A-666 120 31 paw@ekoprojekt.pl</p>	<p><b>Data:</b>  06.2022</p>