


WISŁOK WIELKI

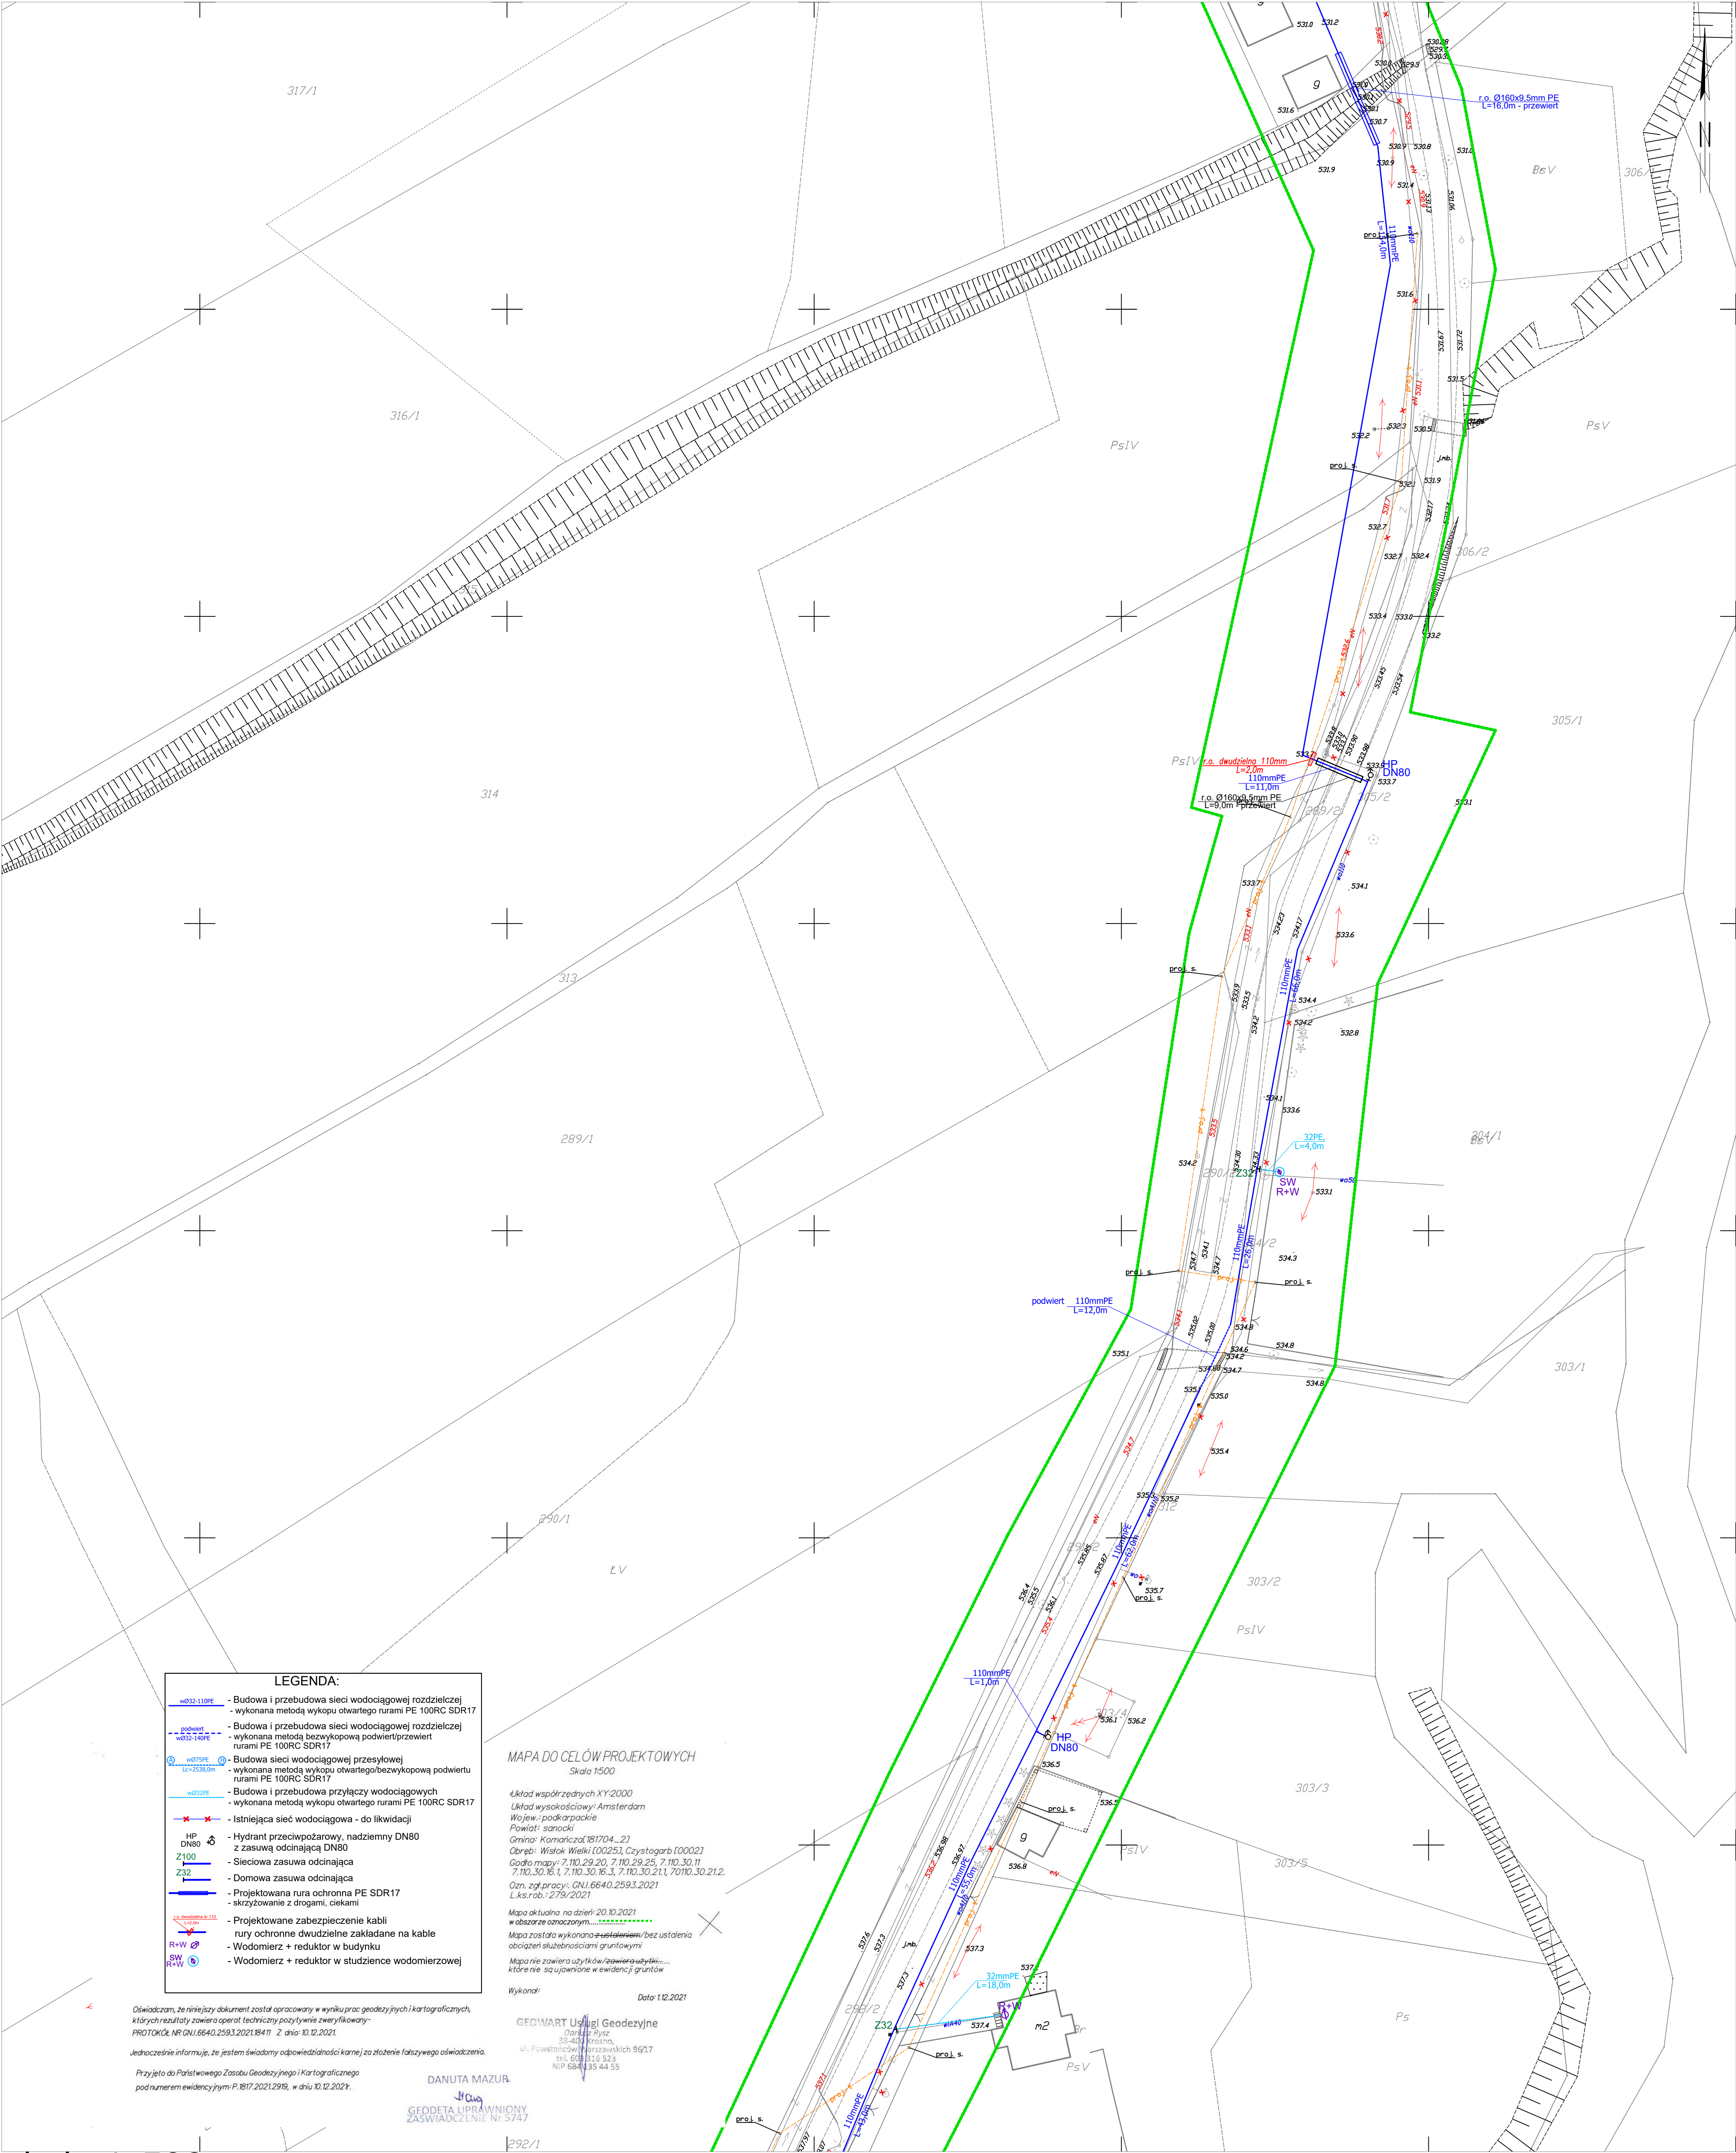

skala 1:500

Borón Józef Zakład Projektowo - Usługowy "EKOPROJEKT"	
ul. Kościuszki 2, 36-200 Brzozów, tel/fax (0-13) 43 411 19; e-mail: ekoproj@ks.onet.pl	
Nazwa obiektu budowlanego	Budowa i przebudowa sieci wodociągowej wraz z przyłączami w m. Wisłok Wielki i Czystogarb w ramach zadania: Budowa i przebudowa wodociągów w m. Wisłok Wielki i Czystogarb
Tytuł projektu	Projekt zagospodarowania terenu
Projektant	inż. Józef Borón
Opis projektu	Opis projektu
Skala	1:500
nr rys.	2
Data	08.2022