


CZYSTOGARB

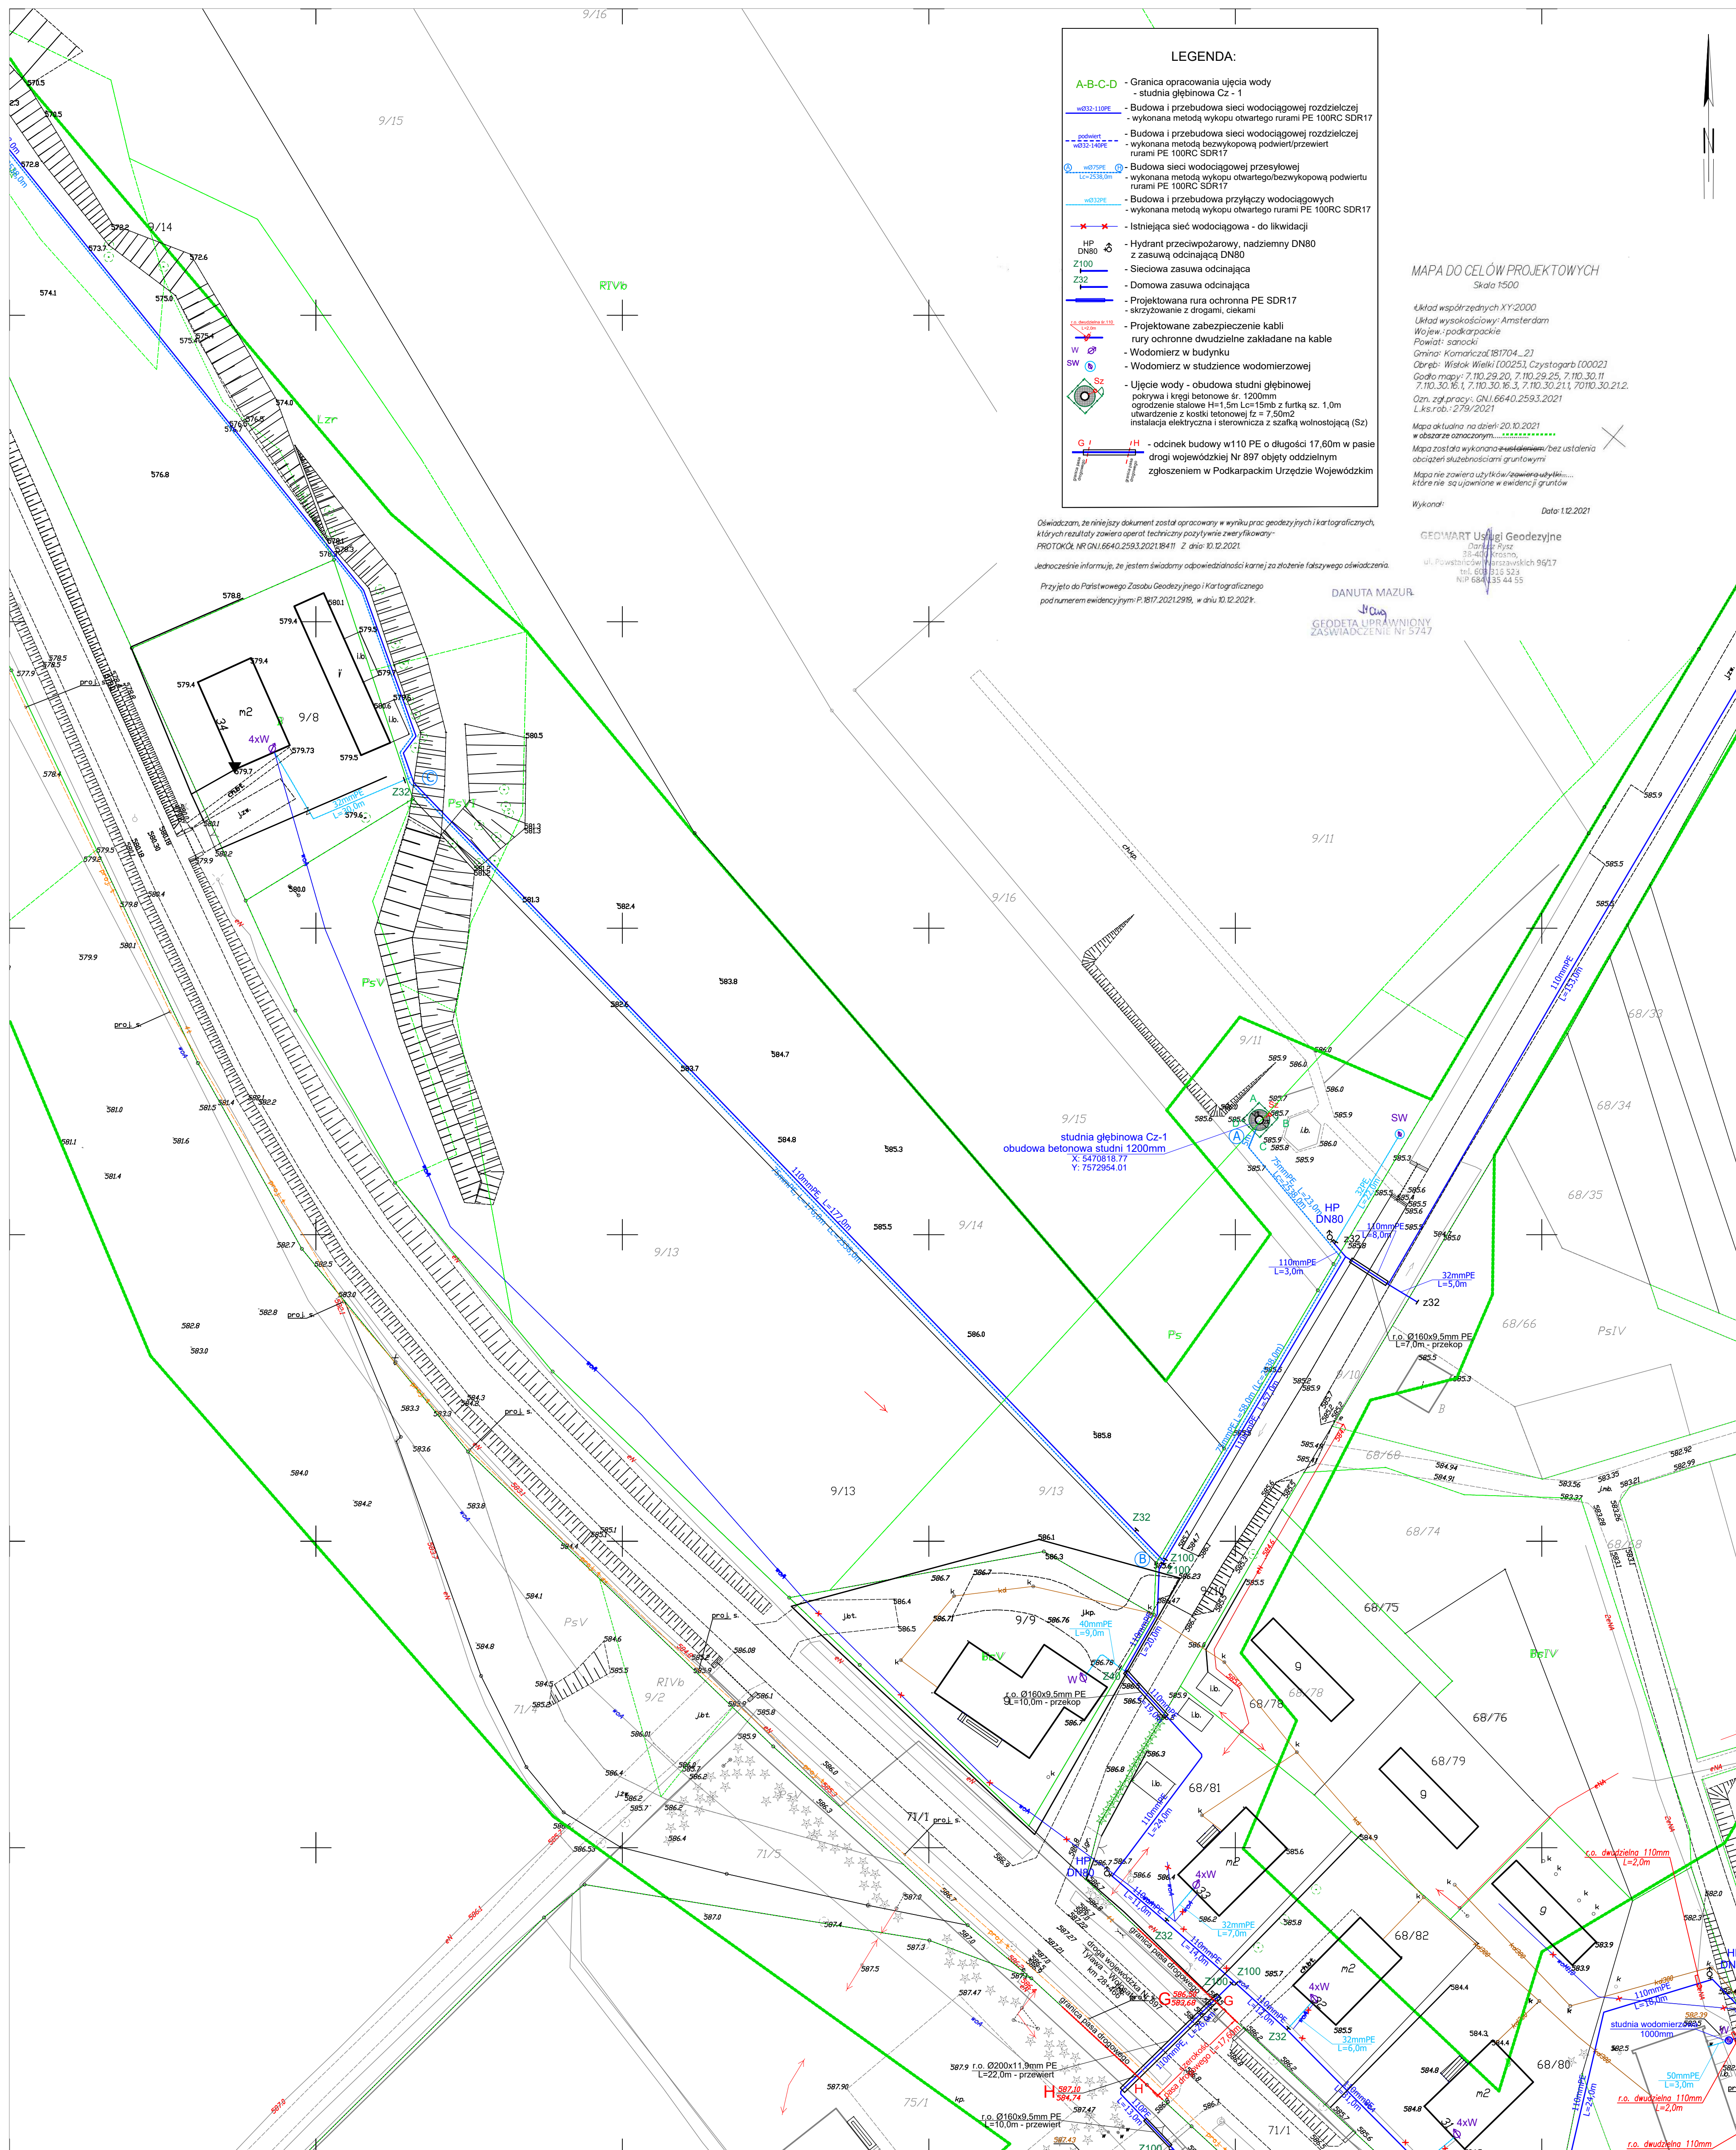

skala 1:500

<p>Boroń Józef Zakład Projektowo - Usługowy "EKOPROJEKT" ul. Koszusiński 2, 36-200 Brzozów, tel/fax: (0-13) 43 41 11; e-mail: ekoprojekt@kos.net.pl</p>	
<p>Nazwa obiektu budowlanego: Budowa i przebudowa ścieku wodociągowej wraz z przyłączami w m. Wisk Wielki i Czyżystogór w ramach zadania Budowa i przebudowa wodociągów w m. Wisk Wielki i Czyżystogór</p>	<p>skic: 1:500</p>
<p>Tytuł rysunku: Projekt zagospodarowania terenu</p>	<p>nr rys. 9</p>
<p>Projektant: inż. Józef Boroń</p>	<p>Data: 08.2020</p>
<p>opracowanie budowlane instalacje - czynniki 01-46-10-977 A-66-13-081 PKW-0000000</p>	